




75d/m - Ø2,000 * L5,200

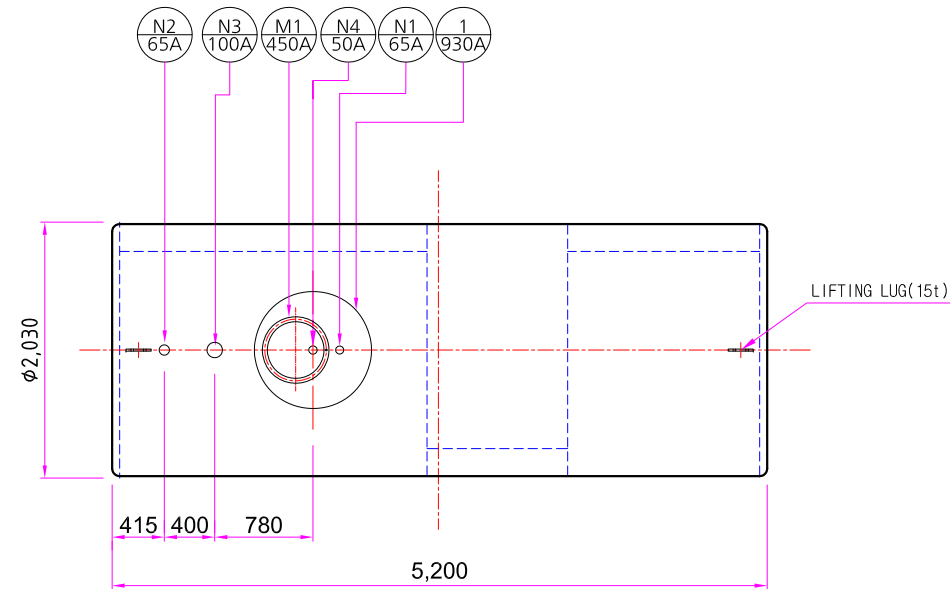

15,000L 탱크 평면도
scale 1:60(A3)

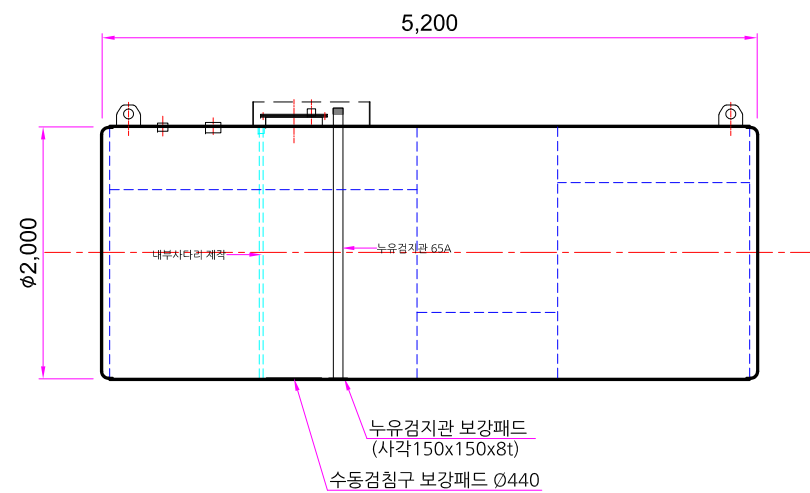

15,000L 탱크 단면도
scale 1:60(A3)

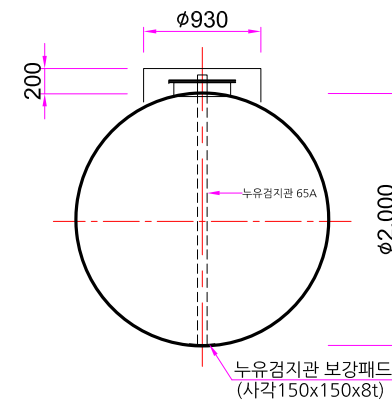

15,000L 탱크 정면도
scale 1:60(A3)

NOZZLE SCHEDULE							
구 분	품 명	개 소	규 격	재 질	비 고		
N1	누유검지관	1	65ASCH.40	SS275			
N2	통기관	1	65A	SS275			
N3	주입구	1	100A	SS275			
N4	계량구	1	50A	SPPS380-E-G			
M1	맨홀	1	450A - 뚜껑8T	SS275			
1	MANHOLE GUIDE	1	Ø930 - 4.5T	SS275			
2	견인고리	2	W200-H170	SS275			
3	BOLT&NUT	20	M12-16				
CAPACITY TABLE (15,000 L)							
	지름 (MM)	길이 (MM)	최대용량 (ℓ)	공 제 량 (%)	중 량 (KG)	두 개 (MM)	FRP두께 (MM)
15,000L (75 D/M)	2,000	5,200	16,328	8.13	-	8	3.2
용량 산출식							
- 최대용량(ℓ) : $1.00 * 1.00 * 3.14 * 5.20 = 16.328\text{m}^3 = 16,328\ell$							
- 공 제 율(%) : $(16,328 - 15,000) \div 16,328 * 100 = 8.13\%$							
- 용 적 율(%) : $(15,000 \div 16,328) * 100 = 91.87\%$							

내벽 : SS275 - 8T
외벽 : FRP - 3.2T

PROJECT TITLE			사 업 명		
			*NOTE		
△					
△					
△					
△					
검 토	수 정 내 용	일 자			
충북 음성군 금왕읍 금일로 247-16 (쌍봉리 94-6) TEL. (043)882-4391 FAX. (043)882-4392					
도 면 명	UNDERGROUND STORAGE DOUBLE WALL TANK(250D/1M)				
축 척		설 계 자	2021. 01.		
JOB NO.		설 계			
DWG. NO.	DH 2502.006	검 토	J.W LEE		
SHEET NO.		승 인	C.H KIM		