




120d/m - Ø2,600 * L4,900

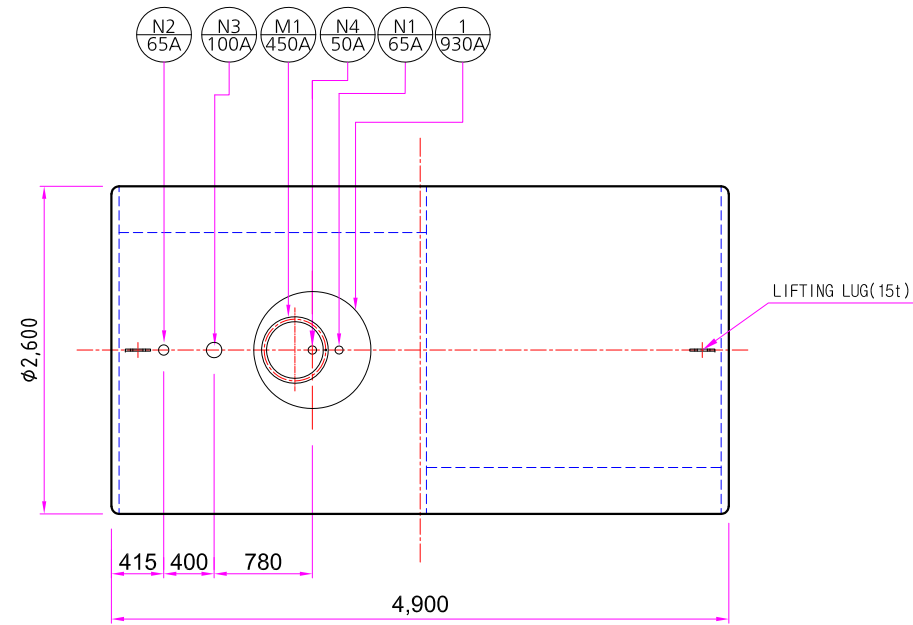

24,000L 탱크 평면도
scale 1:60(A3)

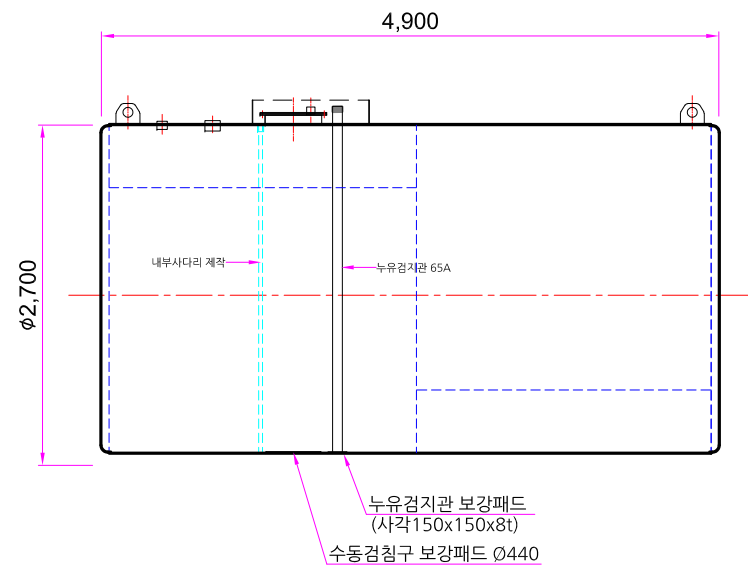

24,000L 탱크 단면도
scale 1:60(A3)

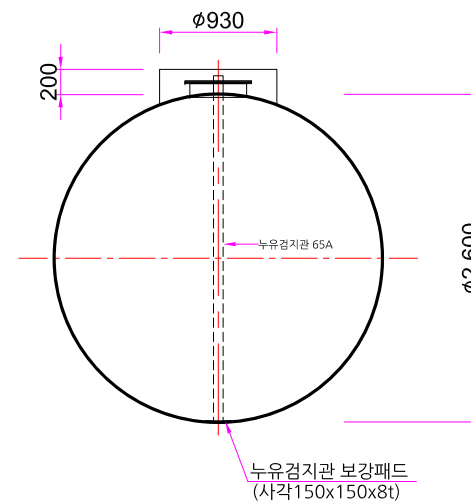

24,000L 탱크 정면도
scale 1:60(A3)

NOZZLE SCHEDULE					
구 분	품 명	개 소	규 격	재 질	비 고
N1	누유검지관	1	65ASCH.40	SS275	
N2	통기관	1	65A	SS275	
N3	주입구	1	100A	SS275	
N4	계량구	1	50A	SPPS380-E-G	
M1	맨홀	1	450A - 뚜껑8T	SS275	
1	MANHOLE GUIDE	1	Ø930 - 4.5T	SS275	
2	견인고리	2	W200-H170	SS275	
3	BOLT&NUT	20	M12-16		

CAPACITY TABLE (24,000 L)							
	지름 (MM)	길이 (MM)	최대용량 (ℓ)	공 제 량 (%)	중 량 (KG)	두 게 (MM)	FRP두께 (MM)
24,000L (120 D/M)	2,600	4,900	26,002	7.70	-	8	3.2

용량 산출식

- 최대용량(ℓ) : $1.30 \times 1.30 \times 3.14 \times 4.90 = 26.002\text{m}^3 = 26,002\ell$

- 공 제 율(%) : $(26,002-24,000) \div 26,002 \times 100 = 7.70\%$

- 용 적 율(%) : $(24,000 \div 26,002) \times 100 = 92.30\%$

내벽 : SS275 - 8T
외벽 : FRP - 3.2T

PROJECT TITLE		
사 업 명		
*NOTE		
△		
△		
△		
△		
검 토	수 정 내 용	일 자
 총복 음성군 금왕읍 금일로 247-16 (쌍봉리 94-6) TEL. (043)882-4391 FAX. (043)882-4392		
도 면 명	UNDERGROUND STORAGE DOUBLE WALL TANK(250D/1M)	
축 척	설 계 자	2021. 01.
JOB NO.	설 계	
DWG. NO.	DH 2502 006	검 토 J.W LEE
SHEET NO.	승 인	C.H KIM